




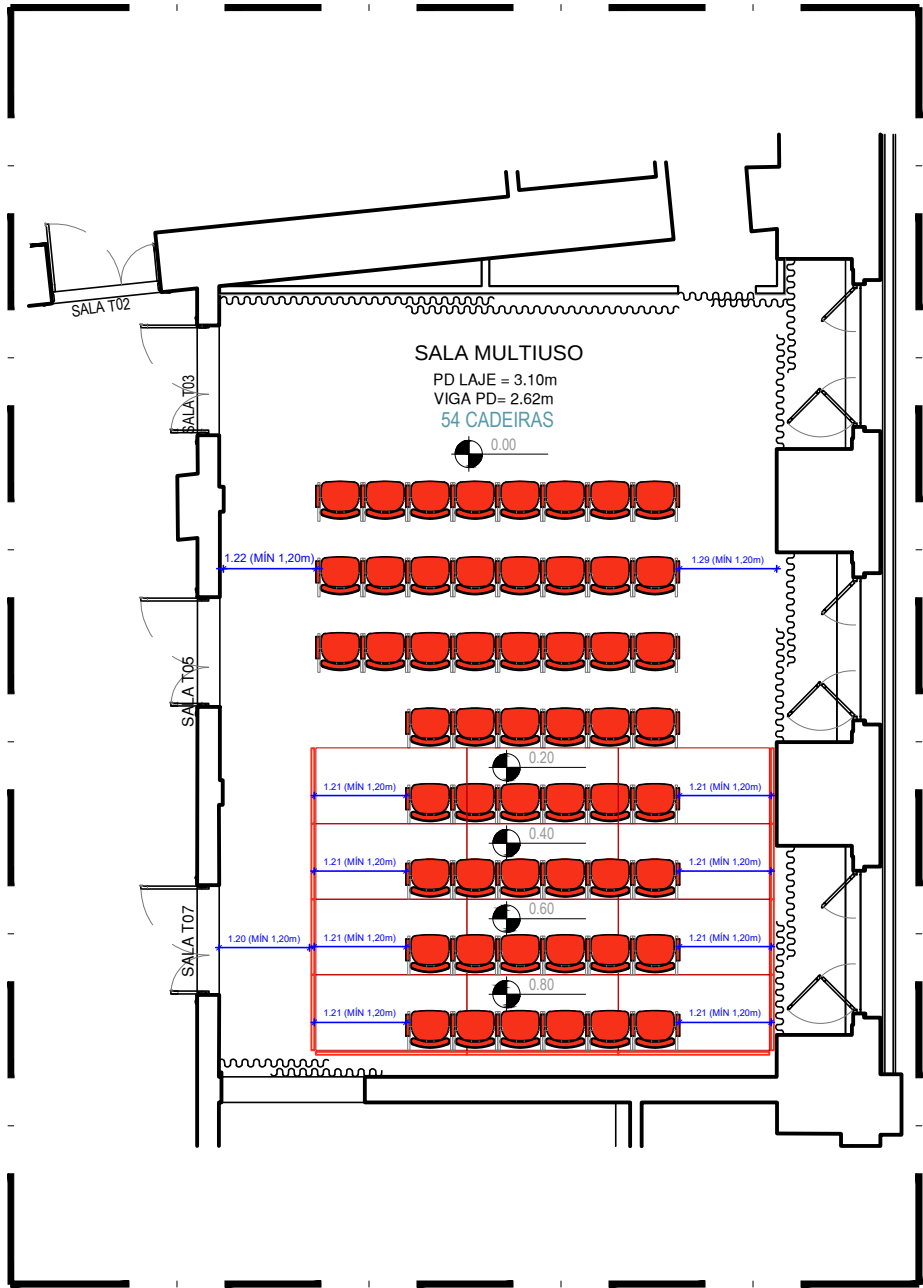

01 PLANTA BAIXA | SALA MULTIUSO | LAYOUT ITALIANO
escala : 1/100

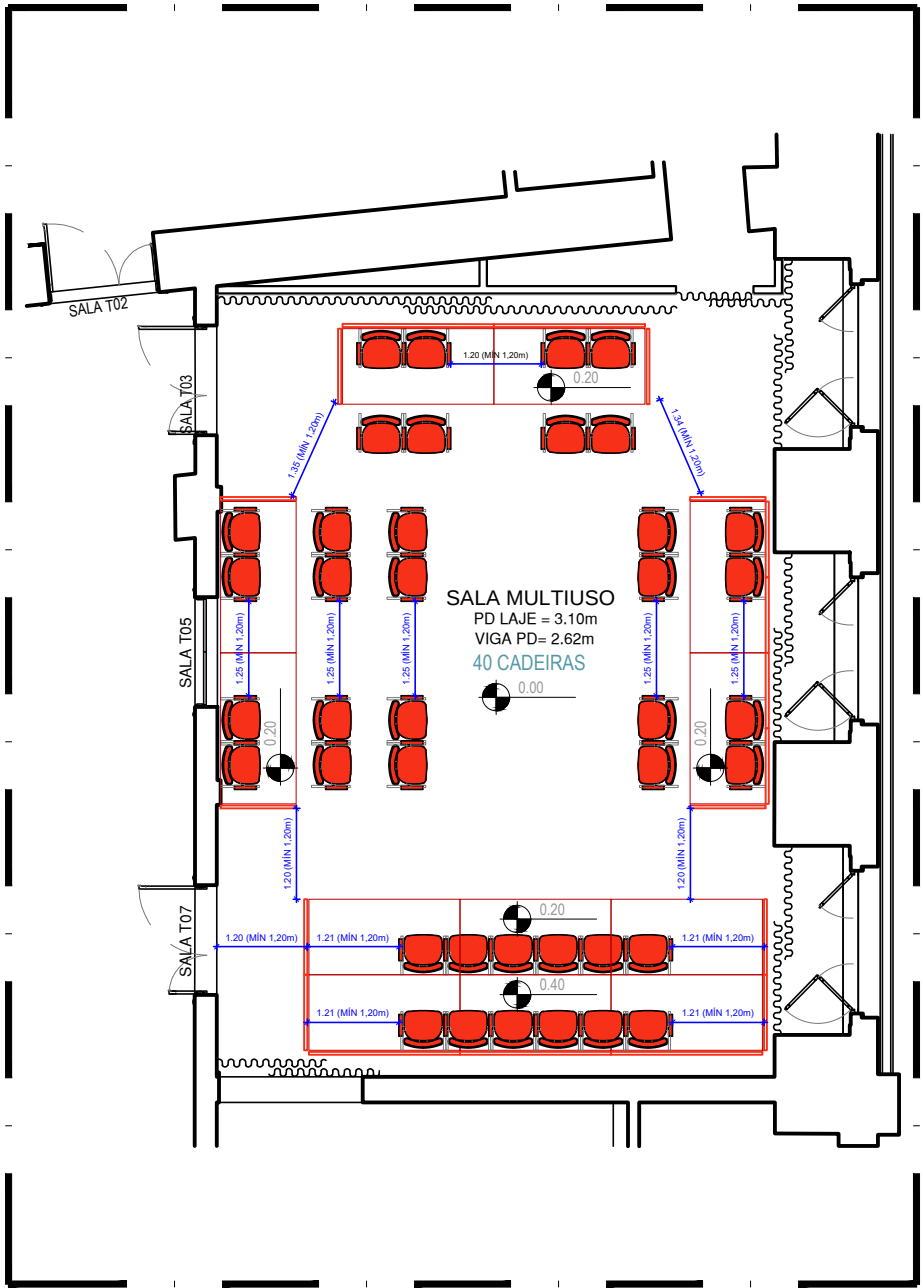

02 PLANTA BAIXA | SALA MULTIUSO | LAYOUT ARENA
escala : 1/100

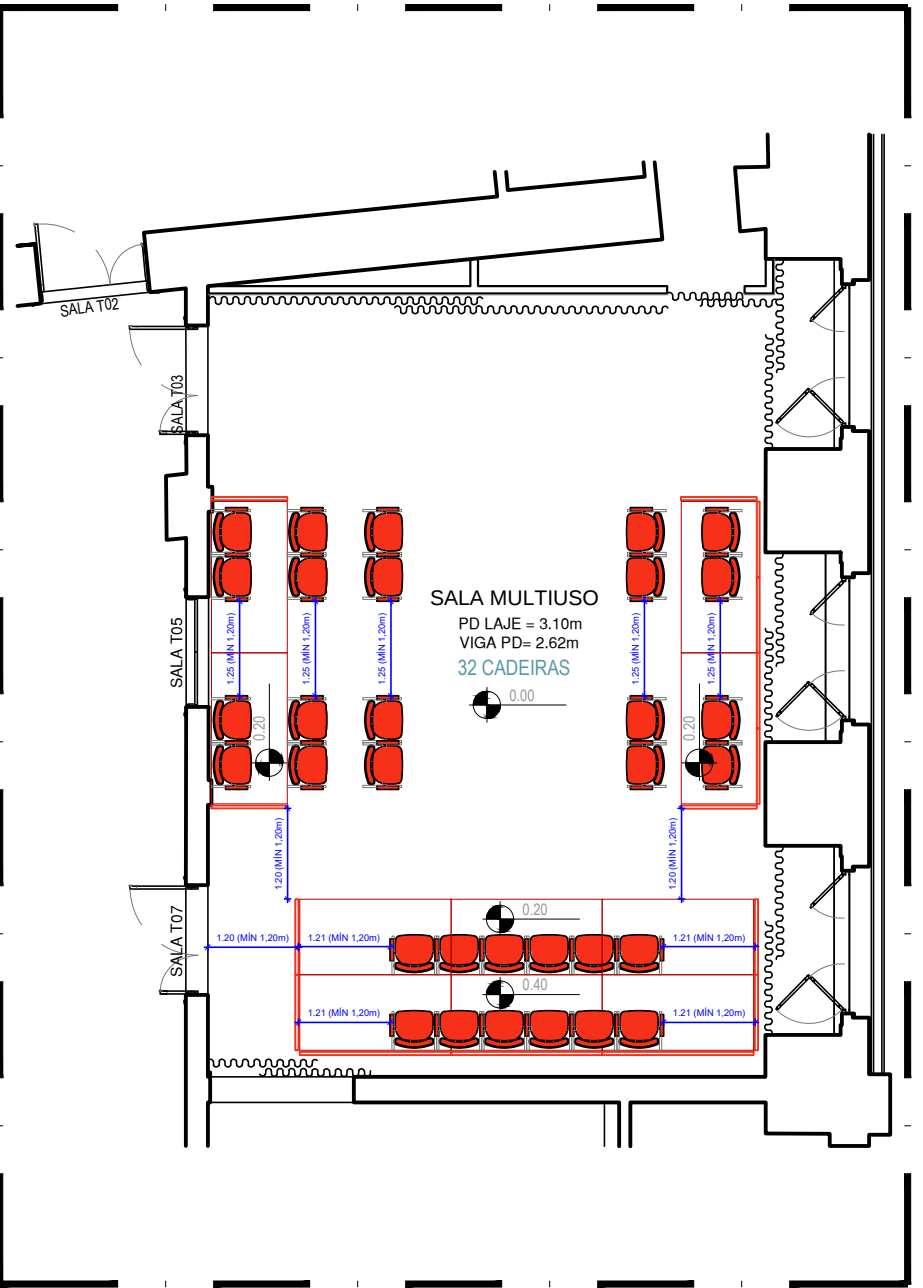

03 PLANTA BAIXA | SALA MULTIUSO | LAYOUT SEMI-ARENA
escala : 1/100

00	22/08/2025	EMIÇÃO INICIAL	EUSA TRAVASSOS GPC ENGENHARIA
Nº	DATA	DESCRIÇÃO	RESPONSÁVEL EMPRESA

REVISÃO			
PODER JUDICIÁRIO DO ESTADO DO RIO DE JANEIRO COMARCA DA CAPITAL ANTIGO PALÁCIO DA JUSTIÇA RUA DOM MANOEL, Nº 29 - CENTRO -RJ			
INSTALAÇÕES DE PREVENÇÃO E COMBATE A INCÊNDIO AVALIAÇÃO DA LOTAÇÃO SEGURA DA SALA MULTIUSO - TÉRREO			
GERENTE DE INSTALAÇÕES NILSON SARAIVA VAZ JÚNIOR	SECRETARIA GERAL DE LOGÍSTICA BRUNO COELHO	DOCUMENTO: 2025-06302019	
PROJETO: ELISA TRAVASSOS	DEPARTAMENTO DE ENGENHARIA ANIZIA LEITE	ARQUIVO: IN01-PE-5000-SL-MULTIUSO-PB00-R00.dwg	
DESENHO/TÉCNICO: ELISA TRAVASSOS	DIVISÃO DE PROJETOS DE ENGENHARIA E ARQUITETURA CARLOS TRINDADE	S.O.S.: 865054	DATA: AGOSTO/2025
ESCALA: INDICADA	SERVIÇO DE PROJETOS DE INSTALAÇÕES RICARDO MONTEIRO SANTOS	RAD: 86,53 m²	Nº PRANCHA: 01/01